


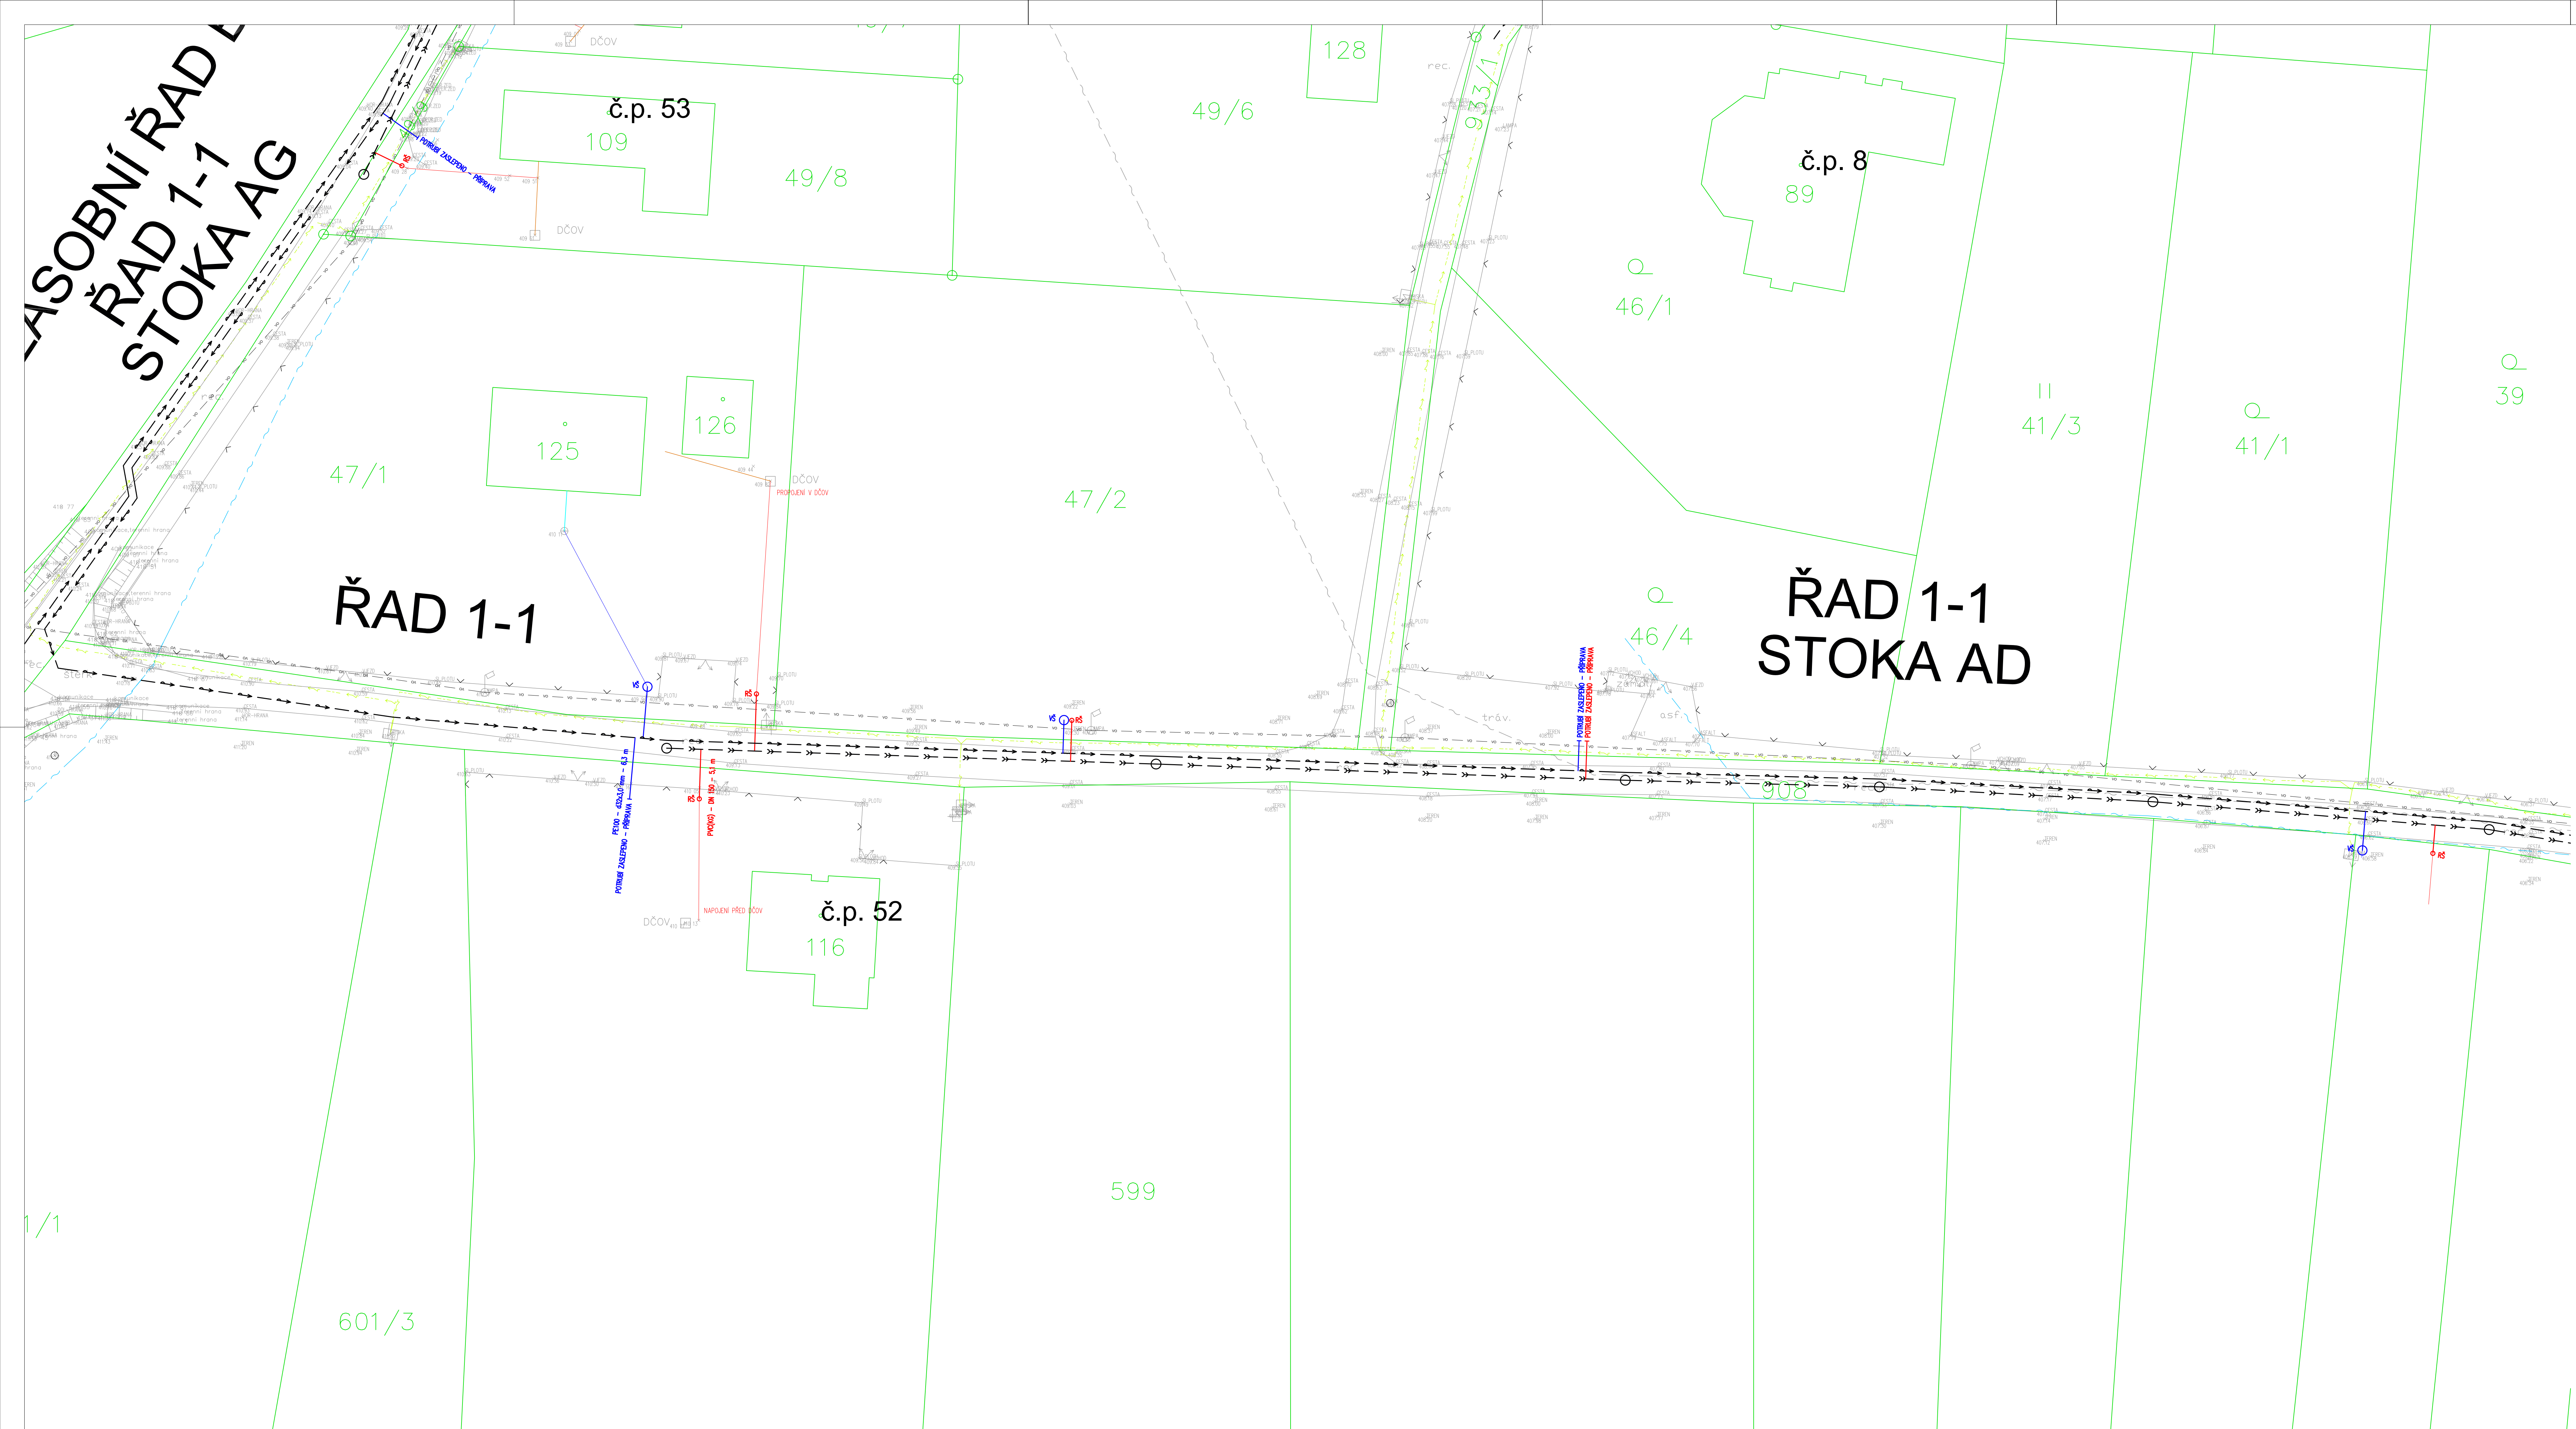

NAVRHOVANÉ INŽENÝRSKÉ SÍTĚ

- VODOVOD
- PŘÍVADEČI ŘAD A, ZÁSOBNI ŘAD B
- GRAVITAČNÍ SPLAŠKOVÁ KANALIZACE
- TLAKOVÁ SPLAŠKOVÁ KANALIZACE
- VÝTLAK SPLAŠKOVÉ KANALIZACE (HRÁDEK)
- DEŠŤOVÁ KANALIZACE
- PŘÍPOJKA NN

STÁVAJÍCÍ INŽENÝRSKÉ SÍTĚ


- ELEKTRICKÉ VEDENÍ VVN – NADZEMNÍ (ČEZ DISTRIBUCE, a.s.)
- ELEKTRICKÉ VEDENÍ VN – NADZEMNÍ (ČEZ DISTRIBUCE, a.s.)
- ELEKTRICKÉ VEDENÍ VN – PODZEMNÍ (ČEZ DISTRIBUCE, a.s.)
- ELEKTRICKÉ VEDENÍ NN – NADZEMNÍ (ČEZ DISTRIBUCE, a.s.)
- ELEKTRICKÉ VEDENÍ NN – PODZEMNÍ (ČEZ DISTRIBUCE, a.s.)
- TELEKOMUNIKAČNÍ SÍTĚ – PODZEMNÍ (ČETIN, a.s.)
- TELEKOMUNIKAČNÍ SÍTĚ – NADZEMNÍ (ČETIN, a.s.)
- JEDNOTNÁ KANALIZACE (VHS BENEŠOV, a.s.)
- VODOVOD (VHS BENEŠOV, a.s.)
- VODOVOD (OBEC RADOŠOVICE)
- VODOVOD (OBEC ČTIBOŘ)

NAVRŽENÉ INŽENÝRSKÉ SÍTĚ

- KANALIZAČNÍ PŘÍPOJKA – VEŘEJNÁ ČÁST
- KANALIZAČNÍ PŘÍPOJKA – DOMOVNÍ ČÁST (INFORMATIVNÍ PRŮBĚH)
- VODOVODNÍ PŘÍPOJKA – VEŘEJNÁ ČÁST
- VODOVODNÍ PŘÍPOJKA – DOMOVNÍ ČÁST (INFORMATIVNÍ PRŮBĚH)

LEGENDA ČAR

- HRANICE PARCEL DLE KN
- VNITŘNÍ KRESBA DLE KN
- POLOHOVIS

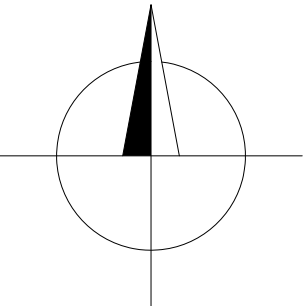

POZNÁMKA:
PRŮBĚH DOMOVNÍCH ČÁSTÍ PŘÍPOJEK JE POUZE INFORMATIVNÍ A BUDE PROVEDEN PODLE SKUTEČNOSTI PO ODKRYTÍ STÁVAJÍCÍHO DOMOVNÍHO VODOVODU A DOMOVNÍ KANALIZACE.
POTŘEBU VODOVODU PRO VEŘEJNOU POTŘEBU VČETNĚ JEHO PŘÍPOJEK A NA NĚ NÁPOJENÝCH VNITŘNÍCH ROZVODŮ NESMÍ BÝT PROPOJENO S VODOVODNÍM POTRUBÍM Z JINÉHO ZDROJE VODY, NEŽ JE VODOVOD PRO VEŘEJNOU POTŘEBU – VIZ. ZÁKON 274/2001 Sb. (ZÁKON O VODOVODECH A KANALIZACÍCH).
STÁVAJÍCÍ SEPTIKY, JIMKY A DOMOVNÍ OŠTERNY ODPADNÍCH VOD BUDOU OPOJENY.
MINIMÁLNÍ SVISLÉ VZDALENOSTI PŘI KŘÍŽENÍ INŽENÝRSKÝCH SÍTÍ JE NUTNO DODRŽET DLE NORMY ČSN 73 6005.
MINIMÁLNÍ SVISLÉ VZDALENOSTI PŘI KŘÍŽENÍ INŽENÝRSKÝCH SÍTÍ JE NUTNO DODRŽET DLE NORMY ČSN 73 6005.
PŘED ZAHÁJENÍM ZEMNÍCH PRACÍ JE NUTNO PROVÉST VYTKYČENÍ INŽENÝRSKÝCH SÍTÍ ZA PŘÍTOMNOSTI SPRÁVCE SÍTĚ, PLATÍ SKUTEČNÁ POLOHA V TERÉNU.

Zodp. projektant	Vypracoval	Kreslil	 P.R.I. s.r.o. Ulřichova 1423 Benešov u Prahy 256 01	Číslo par.: D.2
Ing. Tomáš Vyšňko	Ing. Petr Dadič	Ing. Tomáš Vyšňko		
St. úřad: Vladim.	Obec: Čtiboř	K.ú.: Čtiboř	Formát: A4	
Investor: Obec Čtiboř, č. p. 37, 25801 Čtiboř			Stupeň: KONCEPT	
Akce/objekt: Vodovodní a kanalizační přípojky v obci Čtiboř			Datum: 10/2023	
Obsah: D. DOKUMENTACE STAVBY POŘADNÁ SITUACE – 1.ČÁST			Zak. číslo: 08/2022	
			Měřítko: 1:250	
			Arch. číslo: 08/2022	