


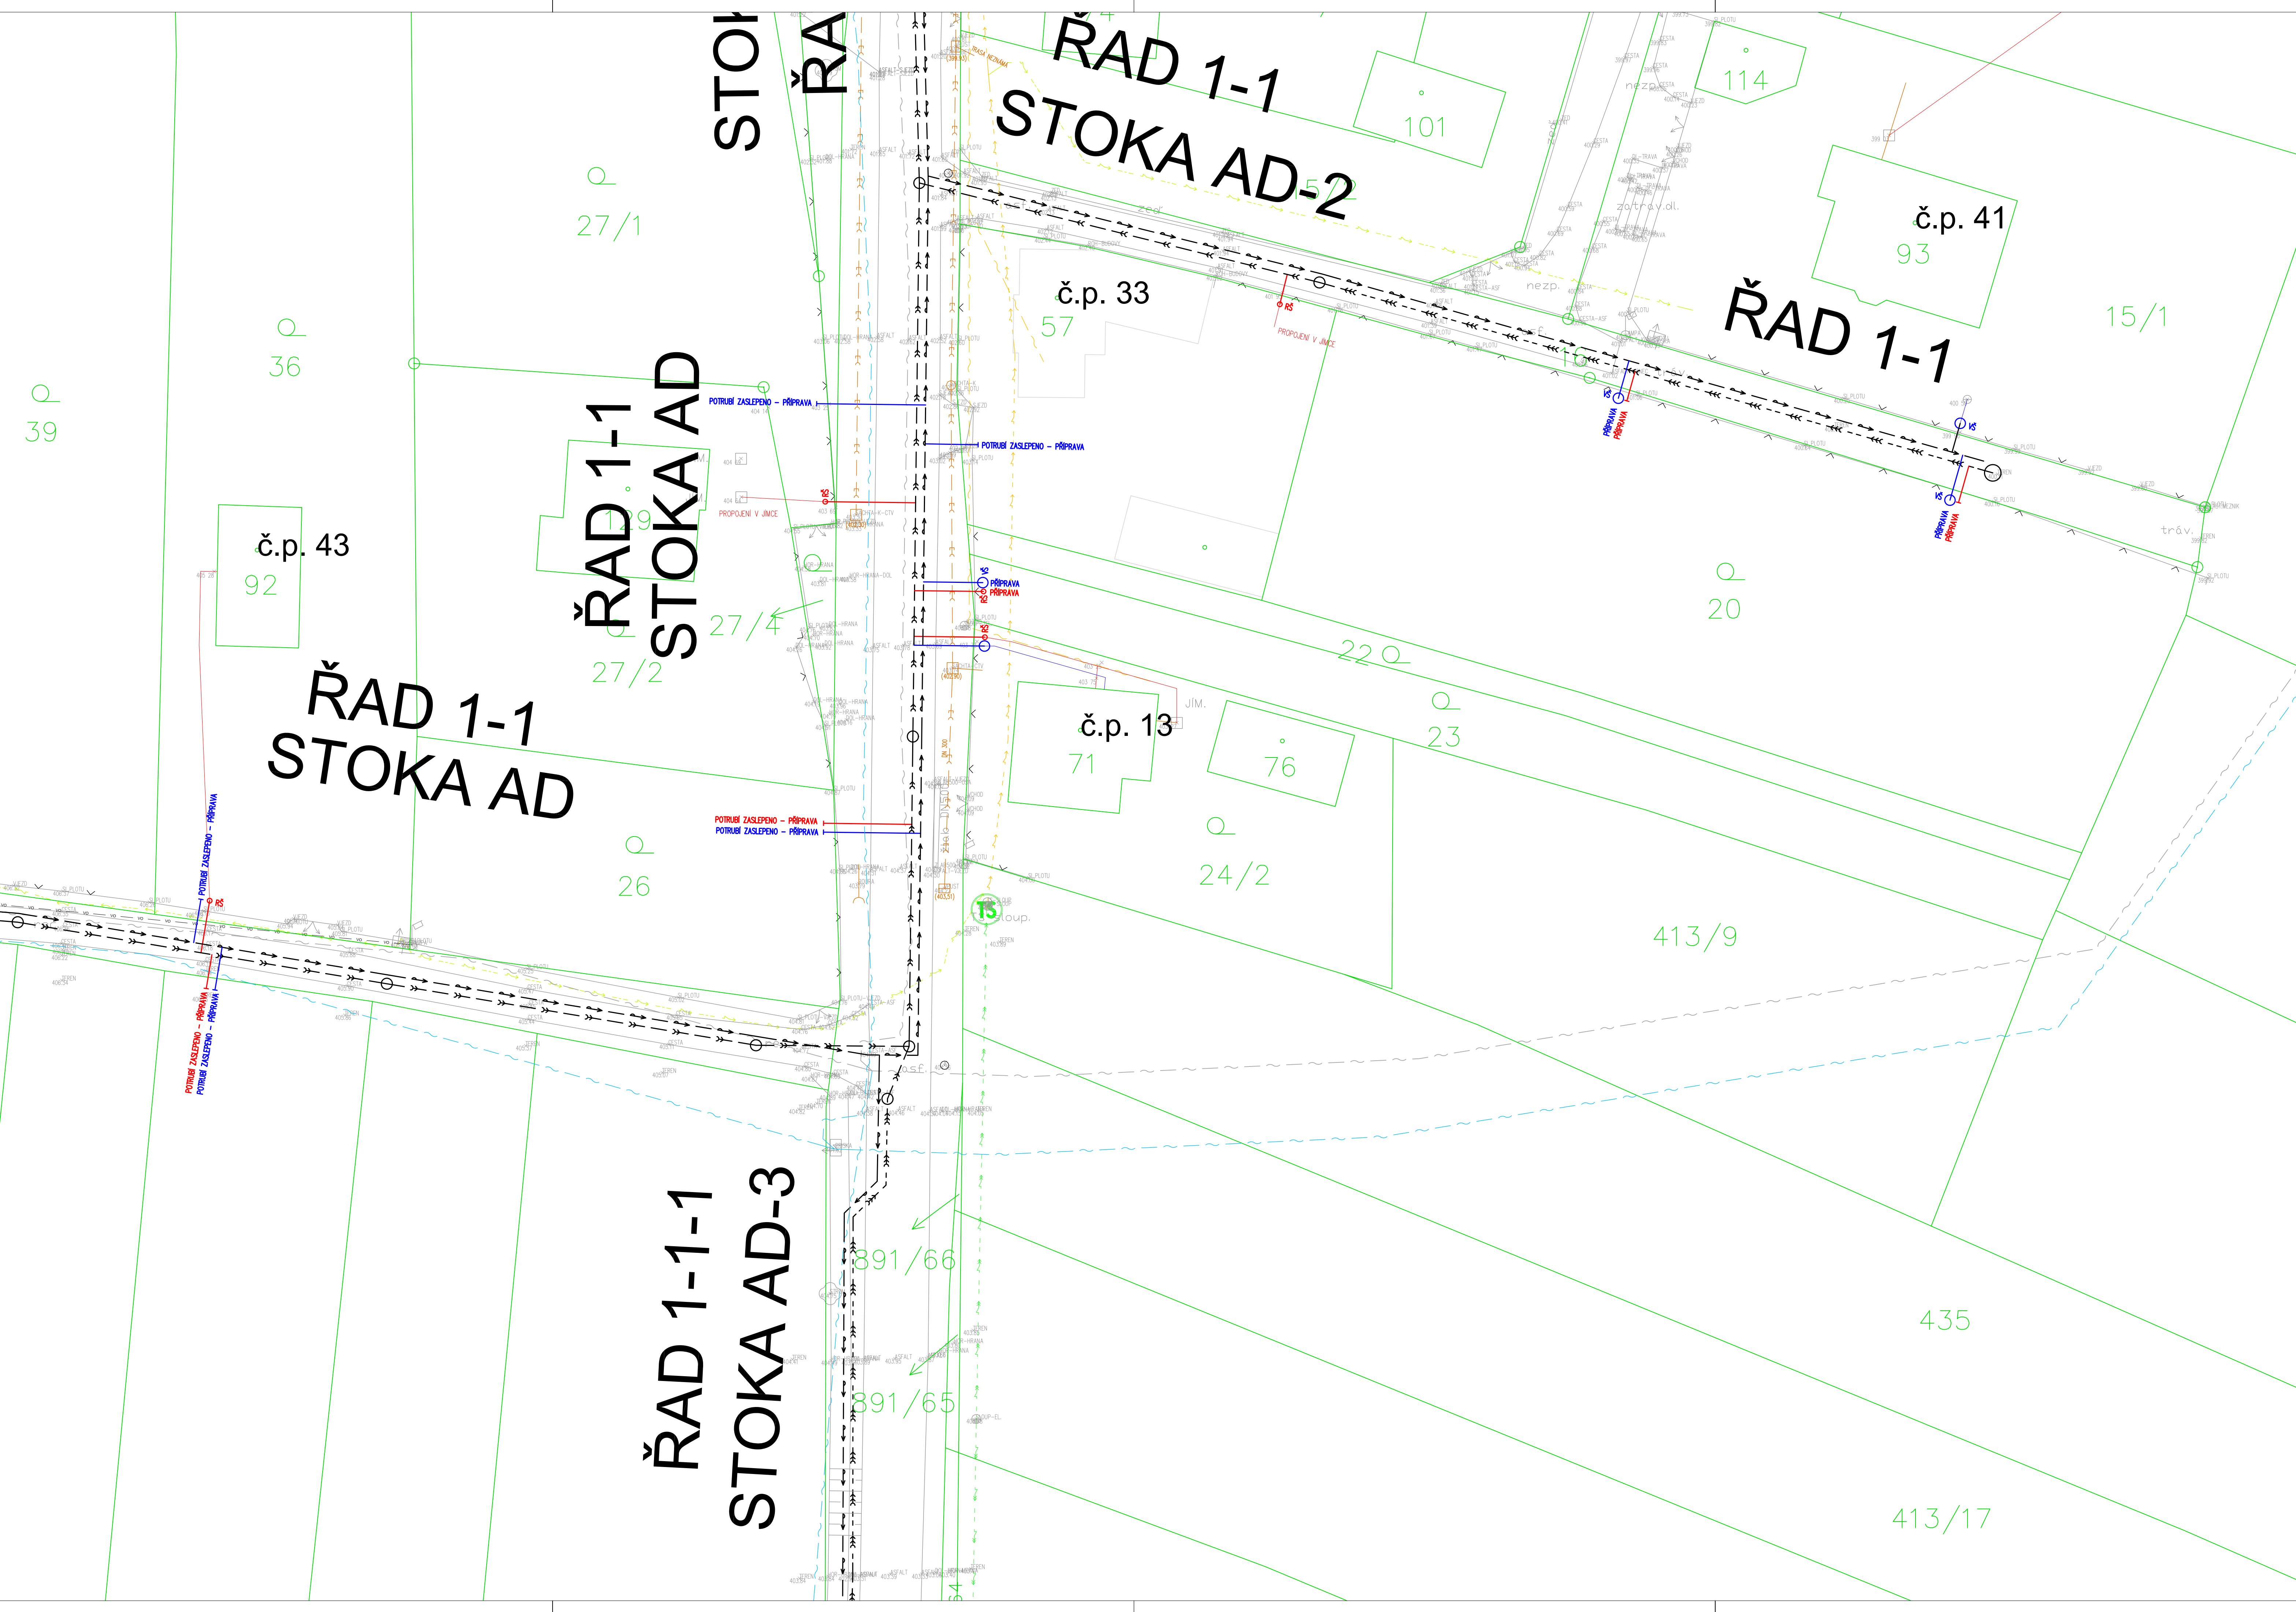

NAVRHOVANÉ INŽENÝRSKÉ SÍTĚ

- — — — — VODOVOD
- — — — — PŘÍVADEČÍ ŘAD A, ZASOBNÍ ŘAD B
- — — — — GRAVITAČNÍ SPLAŠKOVÁ KANALIZACE
- — — — — TLAKOVÁ SPLAŠKOVÁ KANALIZACE
- — — — — VÝTLAK SPLAŠKOVÉ KANALIZACE (HRADEK)
- — — — — DEŠŤOVÁ KANALIZACE
- — — — — PŘÍPOJKA NN

STÁVAJÍCÍ INŽENÝRSKÉ SÍTĚ


- — — — — ELEKTRICKÉ VEDENÍ VVN – NADZEMNÍ (ČEZ DISTRIBUCE, a.s.)
- — — — — ELEKTRICKÉ VEDENÍ VN – NADZEMNÍ (ČEZ DISTRIBUCE, a.s.)
- — — — — ELEKTRICKÉ VEDENÍ VN – PODZEMNÍ (ČEZ DISTRIBUCE, a.s.)
- — — — — ELEKTRICKÉ VEDENÍ NN – NADZEMNÍ (ČEZ DISTRIBUCE, a.s.)
- — — — — ELEKTRICKÉ VEDENÍ NN – PODZEMNÍ (ČEZ DISTRIBUCE, a.s.)
- — — — — TELEKOMUNIKAČNÍ SÍTĚ – PODZEMNÍ (CETIN, a.s.)
- — — — — TELEKOMUNIKAČNÍ SÍTĚ – NADZEMNÍ (CETIN, a.s.)
- — — — — JEDNOTNÁ KANALIZACE (VHS BENEŠOV, a.s.)
- — — — — VODOVOD (VHS BENEŠOV, a.s.)
- — — — — VODOVOD (OBEC RADOŠOVICE)
- — — — — VODOVOD (OBEC ČTIBOŘ)

NAVRŽENÉ INŽENÝRSKÉ SÍTĚ

- — — — — KANALIZAČNÍ PŘÍPOJKA – VEŘEJNÁ ČÁST
- — — — — KANALIZAČNÍ PŘÍPOJKA – DOMOVNÍ ČÁST (INFORMATIVNÍ PRŮBĚH)
- — — — — VODOVODNÍ PŘÍPOJKA – VEŘEJNÁ ČÁST
- — — — — VODOVODNÍ PŘÍPOJKA – DOMOVNÍ ČÁST (INFORMATIVNÍ PRŮBĚH)

LEGENDA ČAR

- — — — — HRANICE PARCEL DLE KN
- — — — — VNITŘNÍ KRESBA DLE KN
- — — — — POLOHOVIS

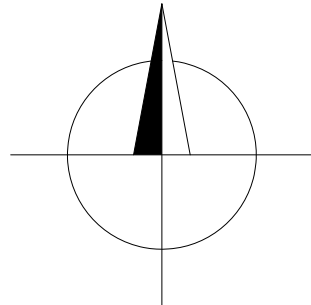

POZNÁMKA:
PRŮBĚH DOMOVNÍCH ČÁSTÍ PŘÍPOJEK JE POUZE INFORMATIVNÍ A BUDE PROVEDEN PODLE SKUTEČNOSTI PO ODKRYTÍ STÁVAJÍCÍHO DOMOVNÍHO VODOVODU A DOMOVNÍ KANALIZACE.
POTRUBÍ VODOVODU PRO VEŘEJNOU POTŘEBU VČETNĚ JEHO PŘÍPOJEK A NA NĚ NÁPOJENÝCH VNITŘNÍCH ROZVODŮ NESMÍ BÝT PROPOJENO S VODOVODNÍM POTRUBÍM Z JINÉHO ZDROJE VODY, NEŽ JE VODOVOD PRO VEŘEJNOU POTŘEBU – VIZ. ZÁKON 274/2001 Sb. (ZÁKON O VODOVODECH A KANALIZACÍCH).
STÁVAJÍCÍ SEPTIKY, JMKY A DOMOVNÍ ČIŠTÍRNÝ ODPADNÍCH VOD BUDOU ODOVOJENY.
MINIMÁLNÍ VODROVNÉ VZDÁLENOSTI PŘI SOUBĚHU INŽENÝRSKÝCH SÍTÍ JE NUTNO DOORŽET DLE NORMY ČSN 73 6005.
MINIMÁLNÍ SVISLÉ VZDÁLENOSTI PŘI KŘÍŽENÍ INŽENÝRSKÝCH SÍTÍ JE NUTNO DOORŽET DLE NORMY ČSN 73 6005.
PŘED ZAHLAŠENÍM ZEMNÍCH PRACÍ JE NUTNO PROVÉST VYTÝČENÍ INŽENÝRSKÝCH SÍTÍ ZA PŘÍTOMNOSTI SPRÁVCE SÍTĚ, PLATÍ SKUTEČNÁ POLOHA V TERÉNU.

Zodp. projektant Ing. Tomáš Vyšňka	Vypracoval Ing. Petr Dabčák Ing. Tomáš Vyšňka	Kreslil Ing. Tomáš Vyšňka	P.R.I. P.R.I. s.r.o. Ulrichova 1423 Benešov u Prahy projekty realizace interiering 256 01
Státní útvar: Město Obec: Čibboř	Obec: Čibboř	K.ú.: Čibboř	
Investor: Obec Čibboř, č. p. 37, 25801 Čibboř	Formát: A4		Číslo paré: 256 01
Akce/objekt: Vodovodní a kanalizační přípojky v obci Čibboř	Stupeň: KONCEPT		
Obsah: D. DOKUMENTACE STAVBY PODROBNÁ SITUACE – 6.ČÁST	Datum: 10/2023		Číslo paré: 256 01
	Zak. číslo: 08/2022		
	Měřítko: 1:250		
	Arch. číslo: 08/2022		
		č. výkresu D.7	